


Simbologia das instalações elétricas

DESIGNAÇÃO	USUAL	ABNT	DESIGNAÇÃO	USUAL	ABNT
PONTO DE LUZ incandescente	no teto	○	Tomada para rádio e TV	⊖	⊖
na parede	não embutido	⊖	Caixa de passagem	■	■
			embutido	⊖	⊖
PONTO DE LUZ fluorescente	embutido	⊖	Quadro parcial de luz ou força	■	■
Circuito que sobe	Circuito que desce	Circuito que passa	Quadro geral de luz ou força não embutido	■	■
			Quadro geral de luz ou força embutido	■	■
Tomada de luz na parede	Baixa	⊖	Caixa de telefone	⊖	⊖
	Meio alta	⊖	Eletroduto no teto ou na parede	⊖	⊖
Alta	no piso	no teto	Eletroduto no piso	⊖	⊖
			Tubulação para telefone externo	⊖	⊖
Tomada de luz	no piso	no teto	Tubulação para telefone interno	⊖	⊖
			Condutores de fase, neutro, retorno e terra em eletroduto	⊖	⊖
Tomada de força	na parede	⊖	Botão de minuteria	○	⊖
	no teto	⊖	Minuteria	⊖	⊖
Interruptor de 1 seção			Ligação a terra	⊖	⊖

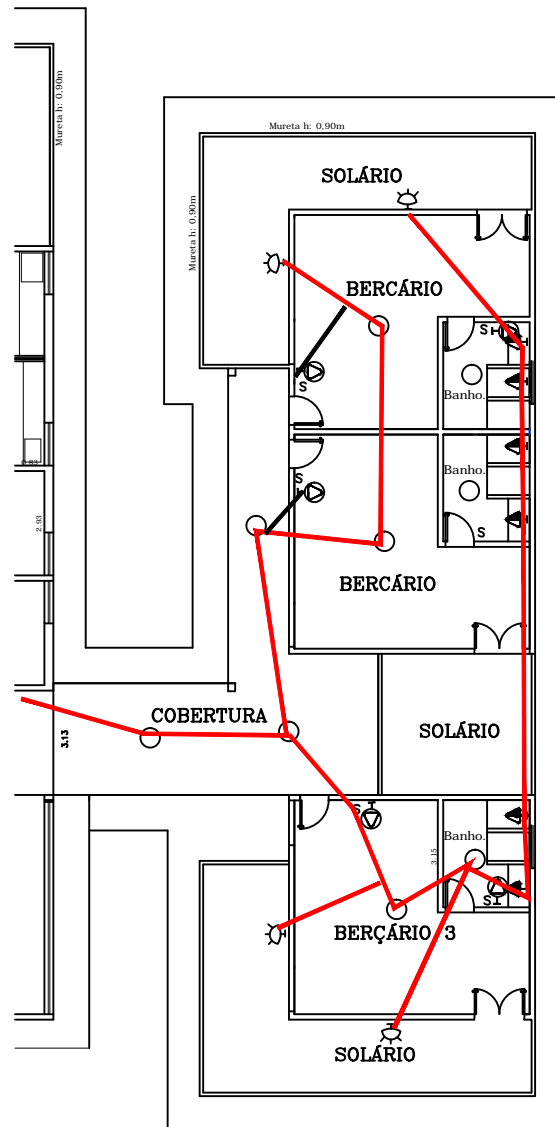


PLANTA BAIXA

Escala 1:100

Assunto: **PROJETO ARQUITETÔNICO**
ELÉTRICA

Folha: **F.03/05**

Projeto elaborado para ampliação da Creche "Vó IA"
Proprietário: **PREFEITURA DO MUNICÍPIO DE ANGATUBA**
Localização: **Rua Domicilia Arruda de Melo Pedroso, Nho Ribeiro -Angatuba - SP**
Escala: **1:100 / 1:200**
Data: **Set/18**

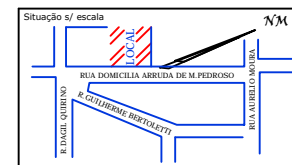

Áreas

Do Terreno:	2.500,00 m ²
Existente:	538,78 m ²
Da Construção:	172,62m ²
Total:	711,40 m ²
Tx. de Ocupação:	28,46%

Luiz Antonio Machado
Prefeito Municipal

Henrique José Alciani
Engº Civil - CREA 060088102-3

Espaço reservado para aprovações