


Simbologia das instalações elétricas

DESIGNAÇÃO	USUAL	ABNT	DESIGNAÇÃO	USUAL	ABNT
PONTO DE LUZ incandescente			Tomada para rádio e TV		
PONTO DE LUZ fluorescente embudido			Caixa de passagem		
Circuito que sobe			Quadro parcial de luz ou força		
Circuito que desce			Quadro geral de luz ou força embudido		
Circuito que passa			Caixa de telefone		
Tomada de luz na parede			Eletroduto no teto ou na parede		
Tomada de luz no teto			Eletroduto no piso		
Tomada de força no teto			Tubulação para telefone externo		
Tomada de força na parede			Tubulação para telefone interno		
Interruptor de 1 seção			Condutores de fase, neutro, retorno e terra em eletroduto		
			Botão de minuteria		
			Minuteria		
			Ligação a terra		

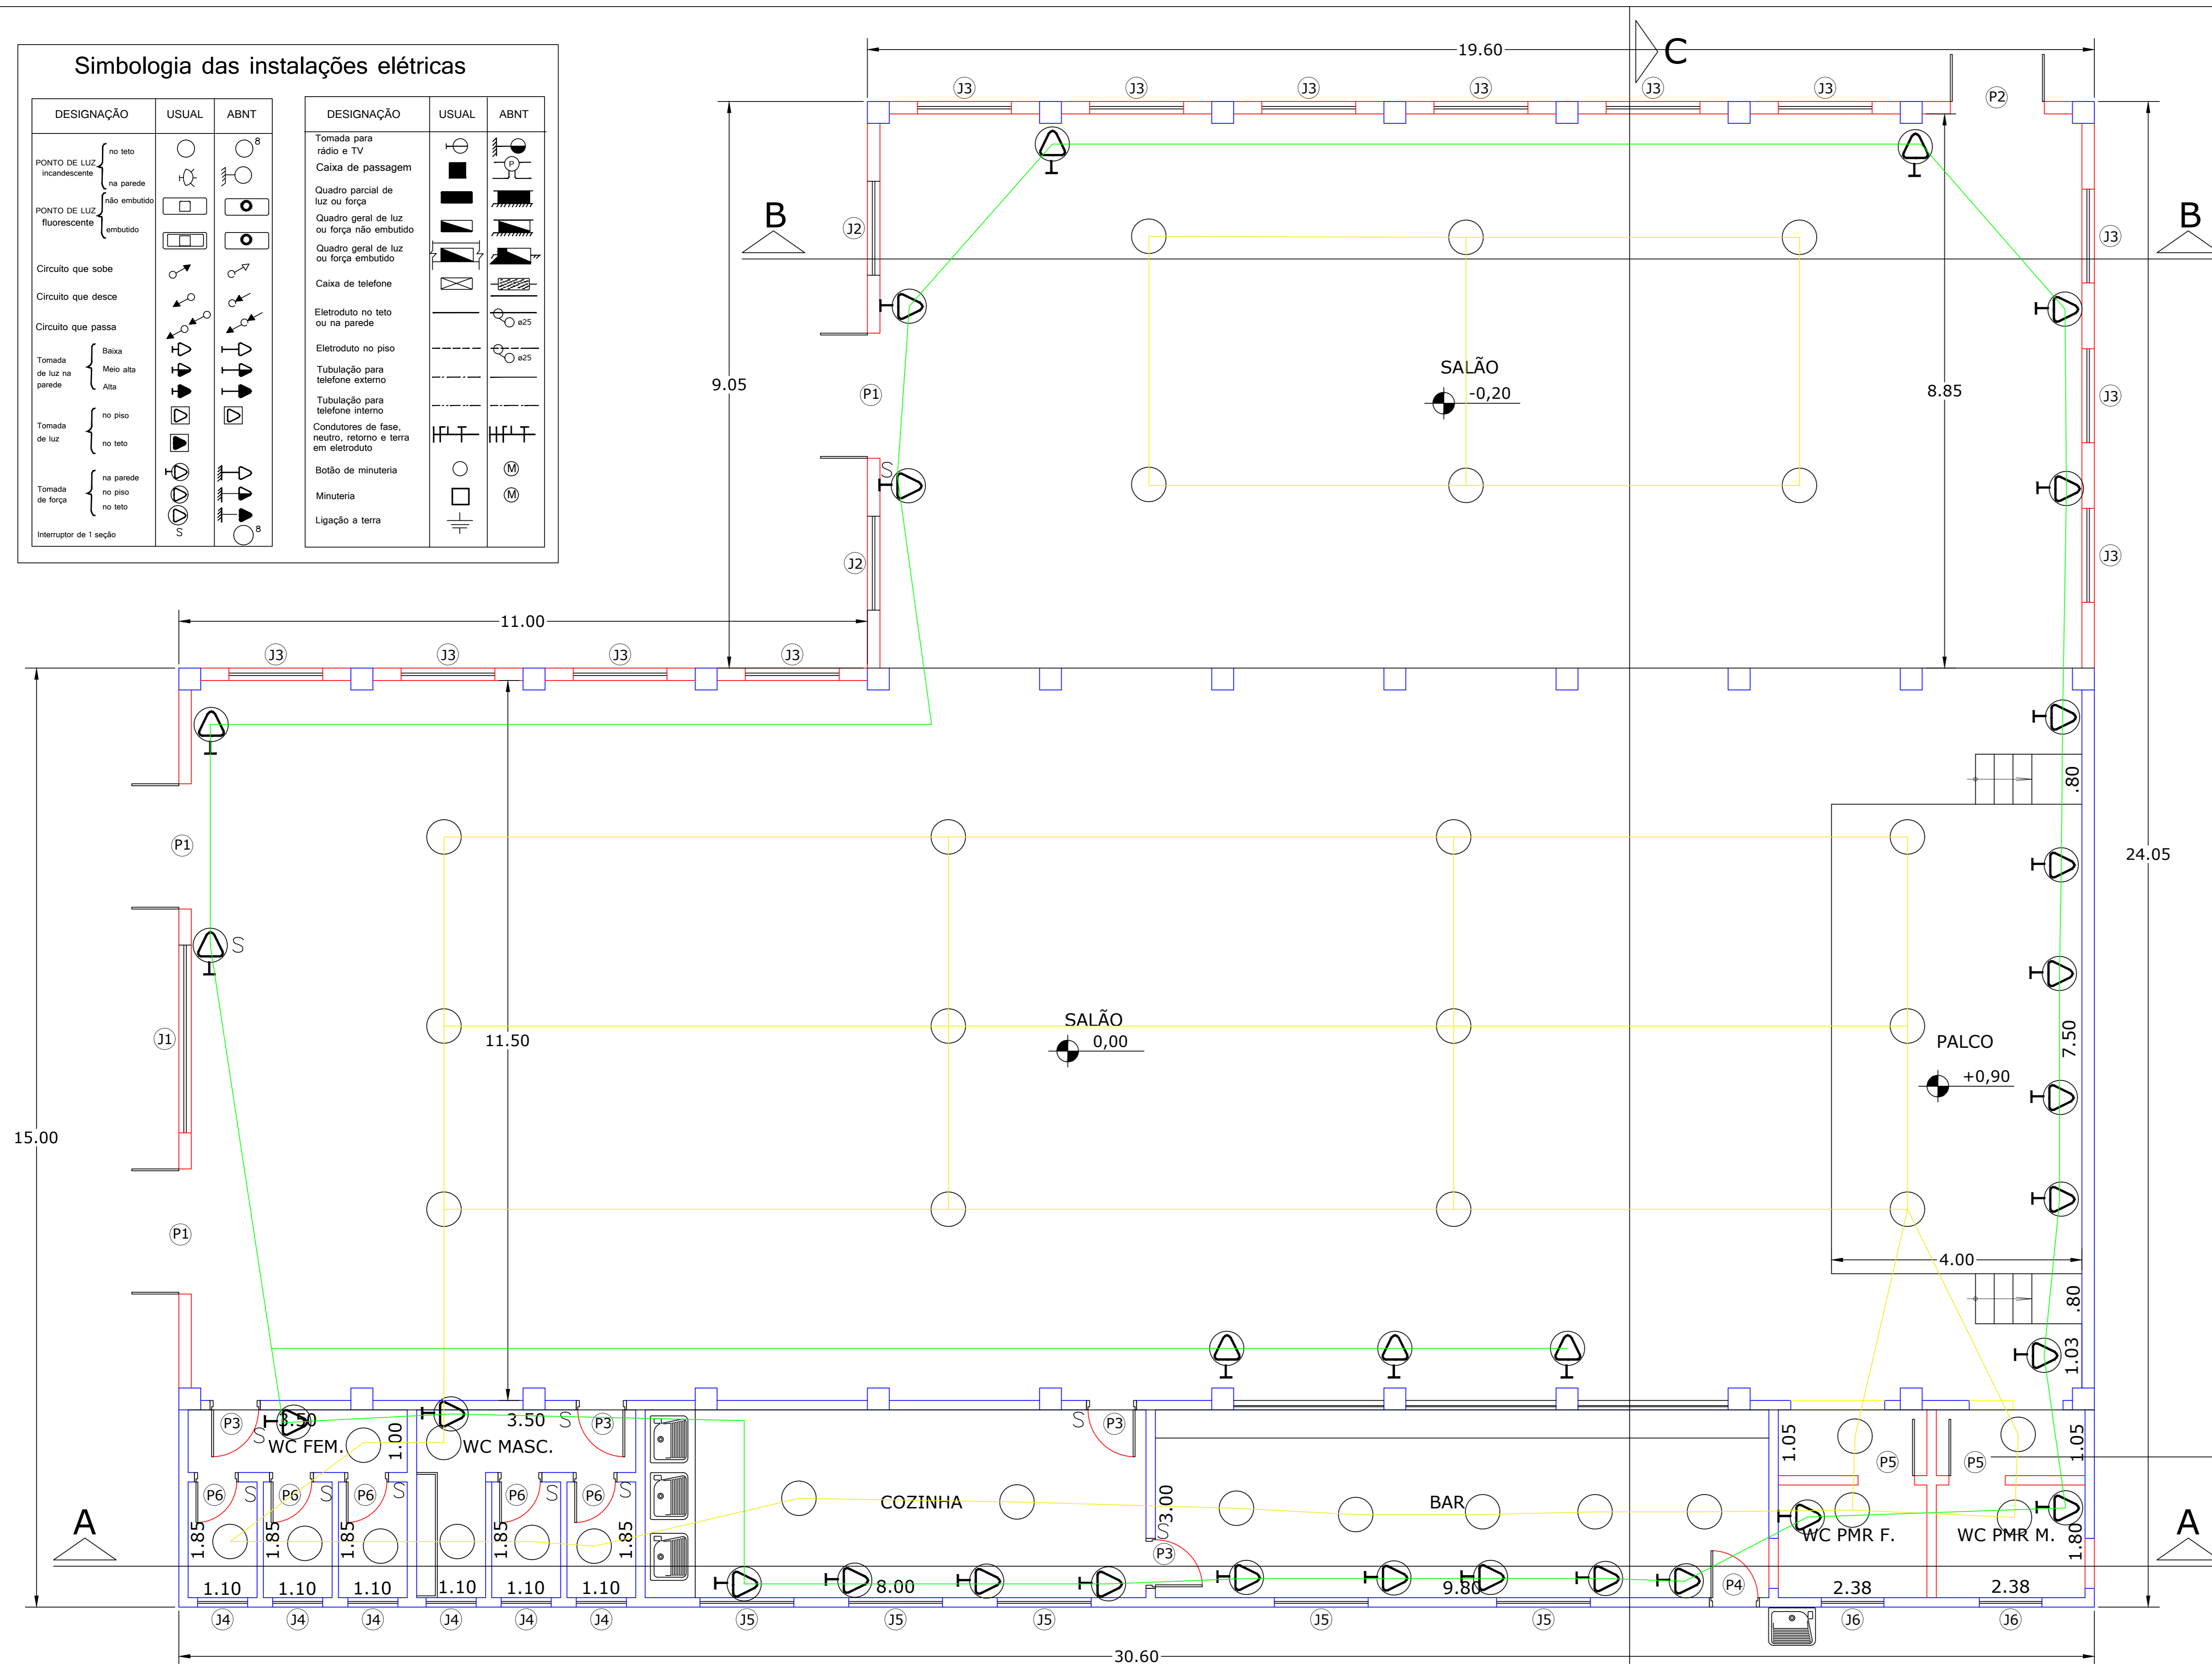

PLANTA BAIXA
ESC. 1:100

ASSUNTO
PROJETO COMPLETO
PROJETO BASICO DA ELÉTRICA

FOLHA
F.02


OBRA:
Projeto para Recuperação e Modernização do Barracão Comunitário

PROPRIETÁRIO:
PREFEITURA DO MUNICÍPIO DE ANGATUBA

LOCALIZAÇÃO:
Estrada Municipal, Bairro Guareí Velho, Município de Angatuba - SP

ESCALA:
1:100

DATA:
Jan/2018

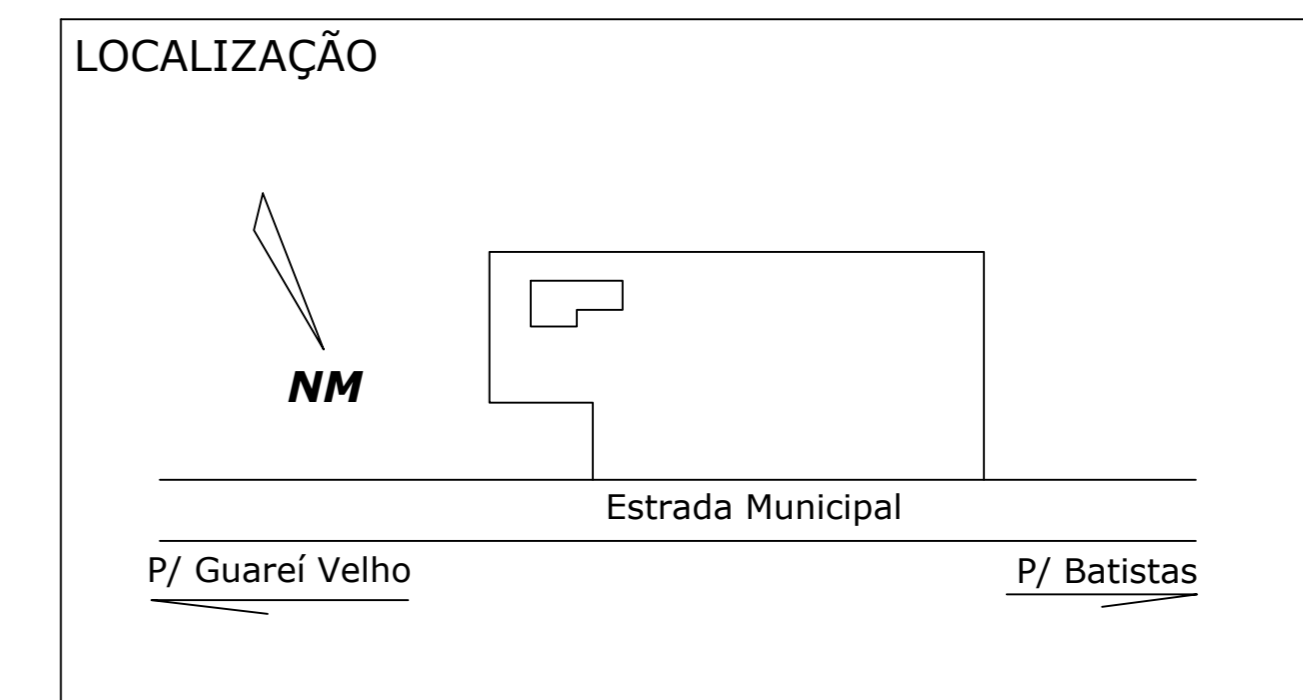

DECLARAÇÃO/ASSINATURAS

Declaro que a aprovação deste projeto, não implica no tácito reconhecimento por parte da Prefeitura nos direitos de propriedade do terreno.

Luiz Antonio Machado
Prefeito Municipal

Eng.º Henrique José Alciati
Eng.º Civil - CREA 060088102-3
ART Nº 28027230171848986

ÁREAS

DO TERRENO: 24.200,00 m²

DA CONSTRUÇÃO: 636,38 m²

TX. DE OCUPAÇÃO: 2,63 %

ESPAÇO RESERVADO PARA APROVAÇÕES