


Simbologia das instalações elétricas

DESIGNAÇÃO	USUAL	ABNT	DESIGNAÇÃO	USUAL	ABNT
PONTO DE LUZ LED	no teto	○	Tomada para rádio e TV	⊖	⊖
	na parede	⊖	Caixa de passagem	⊖	⊖
	na parede	⊖	Quadro parcial de luz ou força	⊖	⊖
	embutido	⊖	Quadro geral de luz ou força	⊖	⊖
	embutido	⊖	Quadro geral de luz ou força embutido	⊖	⊖
Círculo que sobe		○	Caixa de telefone	⊖	⊖
Círculo que desce		○	Eletroduto no teto ou na parede	⊖	⊖
Círculo que passa		○	Eletroduto no piso	⊖	⊖
Tomada de luz na parede	Baixa	⊖	Tubulação para telefone externo	⊖	⊖
	Melo alta	⊖	Tubulação para telefone interno	⊖	⊖
	Alta	⊖	Condutores de fase, neutro, retorno e terra em eletroduto	⊖	⊖
Tomada	na parede	⊖	Botão de minuteria	⊖	⊖
Interruptor paralelo		○			
Interruptor de 1 seção		S			
Interruptor de 2 seções		SS			
Interruptor de 3 seções		SSS			

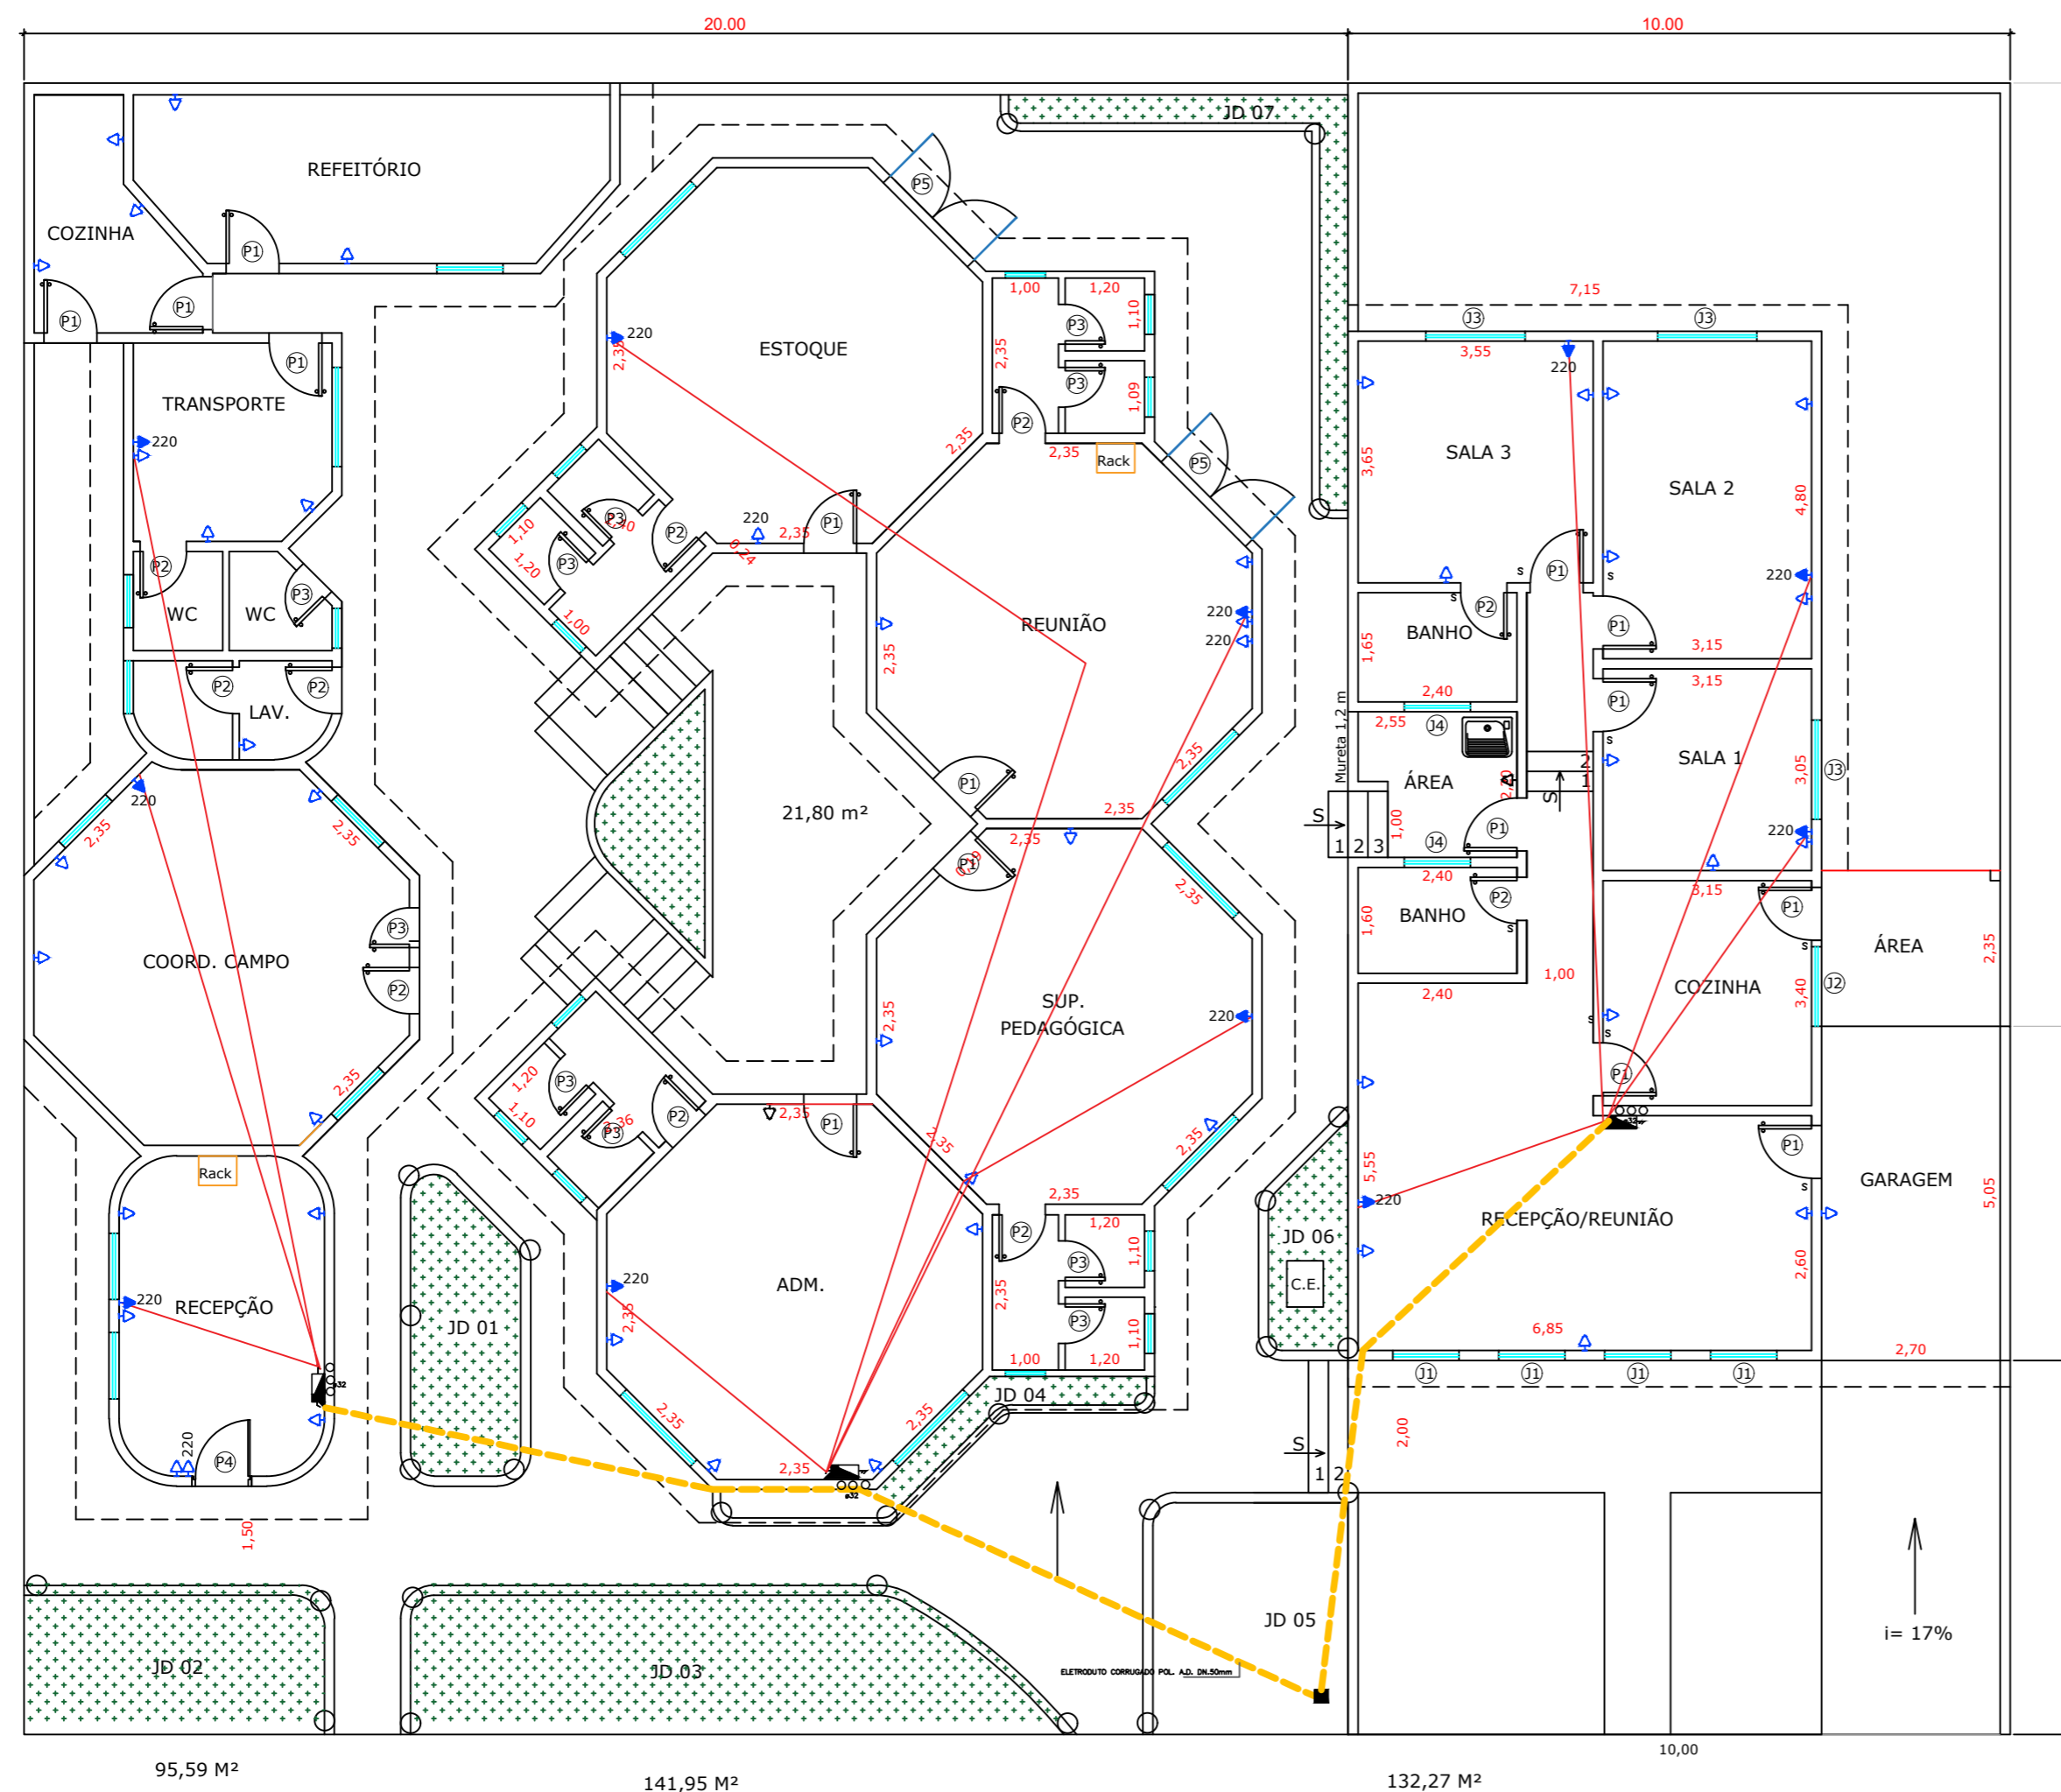

95,59 M<sup>2</sup> 141,95 M<sup>2</sup> 132,27 M<sup>2</sup> 10,00

**PLANTA BAIXA INFRA-ESTRUTURA AR CONDICIONADO**  
ESC. 1:100

Assunto **PROJETO PLANTA BAIXA** Folha **4/4**


OBRA:  
**REFORMA NA SECRETARIA DA EDUCAÇÃO (2 PRÉDIOS)**

PROponente:  
**PREFEITURA DO MUNICÍPIO DE ANGATUBA**

LOCALIZAÇÃO:  
**RUA ANTÔNIO BENTO RODRIGUES, Nº 1.561, CENTRO - ANGATUBA/SP**

ESCALA:  
**1:100**

DATA:  
**SET/2022**

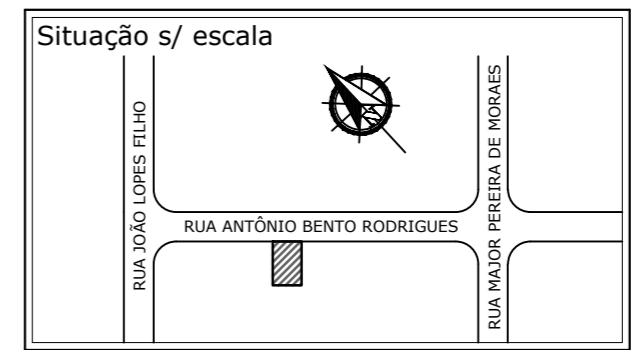

Declaração/Assinaturas

Áreas

Área a reformar prédio I: 237,54 m<sup>2</sup>  
 Área a reformar prédio II: 132,27 m<sup>2</sup>  
 Área total a reformar:.....: 369,81 m<sup>2</sup>

**PREFEITURA DO MUNICÍPIO DE ANGATUBA**  
RUA JOÃO LOPES FILHO, 120 - CENTRO - ANGATUBA/SP - CNPJ Nº 46.634.234/0001-91

Espaço reservado para aprovações