




CORTE AA
Escala 1:150

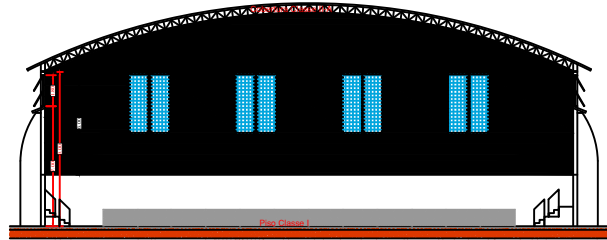



CORTE BB
Escala 1:150

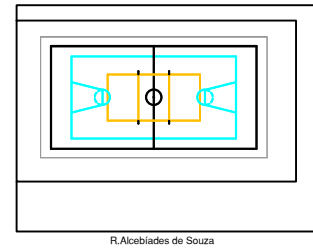

IMPLANTÇÃO
Escala 1:500

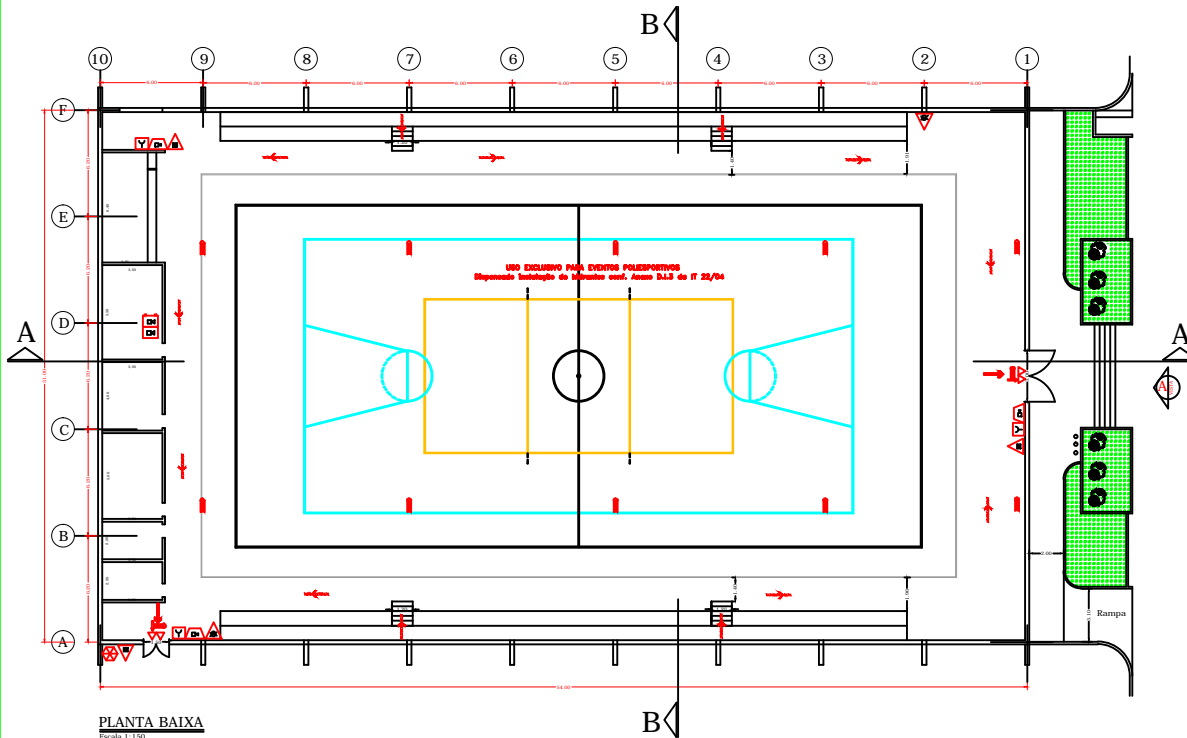

PLANTA BAIXA
Escala 1:150

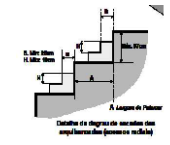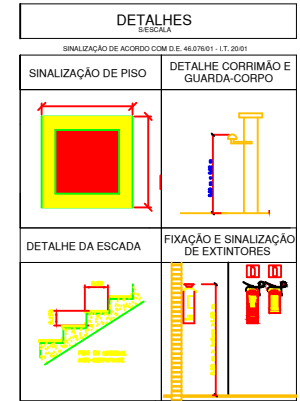

INFORMAÇÕES SOBRE OS SISTEMAS			
EXTINTORES	ÁGUA PRESSURIZADA 10 L, MÍNIMO 2-A, PO QUÍMICO SECO 4 Kg, MÍNIMO 300-BC ou MÍNIMO 6 CANOICO (CO2) 6 Kg, MÍNIMO 6 - BC		
BATERIA DE GLP	CENTRAL ESTACIONÁRIA CAP. 300 00 CONFORME IT 30/04		
ILUMINAÇÃO DE EMERGÊNCIA	SISTEMA CENTRALIZADO CONFORME IT 18/04 AUTOCHECADA MÍNIMO 90 min BALIZAMENTO NAS SÁLABAS DE EMERGÊNCIAS		
SINALIZAÇÃO	CONFORME A IT - 30/04 DO CDB/04		
SISTEMA DE ALARME	CONFORME IT 18/04		
VESTIBULOS DE ACABAMENTO	- PISO: INCOMBUSTÍVEL, CLASSE I - PAREDES: INCOMBUSTÍVEL, CLASSE I - TETO: ESTRUÇÃO CONCRETO e/ou TELAIS FERROCIMENTO CLASSE B-A - FORNO SEM FUMO		
SISTEMA DE HIDRANTES	Dispostos conf. Anexo D.3.3 de IT 22/04		
CLASSIFICAÇÃO - Decreto Estadual nº 46.076/01			
GRUPO	Ocupação	Diverso	Descrição
F	Local Resposta Pública	F-3	Centro Esportivo
			Usado Poliesportivo
CARGA INCENDIO - IT-14/04			
Ocupação / uso	Diverso	Descrição	CARGA INCENDIO em kg/m²
Local Resposta Pública	F-3	Usado Poliesportivo	100 kg/m²

LEGENDAS	
ENTRADA P/ O C.B. COMBATE A INCENDIO	ENTRADA PRINCIPAL DE ENERGIA
INTERFONE	DIREÇÃO DA ROTA DE FUGA
FINAL DA ROTA DE FUGA	BARRA ANTI-PÂNICO
CENTRAL DE GLP	LÂMPADA DE EMERGÊNCIA TIPO ACLARAMENTO
LÂMPADA DE EMERGÊNCIA TIPO BALIZAMENTO	CENTRAL DE ILUMINAÇÃO DE EMERGÊNCIA
BATERIA DO SISTEMA DE ILUMINAÇÃO DE EMERGÊNCIA	BOTONEIRA DE ALARME
SIRENE	CENTRAL DE ALARME DE INCENDIO
BATERIA DO SISTEMA DE ALARME DE INCENDIO	DETECTOR DE FUMAÇA
EXTINTOR PO QUÍMICO SECO - CAP. EXTINTORA 2000	EXTINTOR ÁGUA PRESSURIZADA - CAP. EXTINTORA 2A
EXTINTOR GAS CARBONICO - CAP. EXTINTORA 6BC	EXTINTOR PO QUÍMICO SECO - CAP. EXTINTORA 600C

Nota: a sinalização de emergência atenderá a IT 20/04
haverá corrimão em ambos os lados das escadas

Proprietário ou resp. p/uso Responsável Técnico

PROJETO TÉCNICO DE SEGURANÇA CONTRA INCÊNDIO
Projeto de Bombeiro

Ocupação: Ginásio Poliesportivo
Local: R. Gabriel Ferreira Vaz, s/n, Dist. Bom Retiro, Angatuba S.P.
Proprietário: Prefeitura do Município de Angatuba
Resp. pelo uso: Prefeitura do Município de Angatuba
Área Construída: 1.674,00m²